



COMMITTENTE:

COMUNE DI SUSA
Via Palazzo di città, 39 - Susa (TO)
tel. 0122.648311
Direttore del Settore Tecnico
Geom. Valerio Menone

PROGETTO:

Arch. M. P. DAL BIANCO
sede legale via Buniva 9 10124 Torino
sede operativa Via Papacino 4 10121 Torino
tel/fax 011 6997425
e-mail studiompdalbianco@gmail.com
P.IVA 08786530017

CASTELLO DELLA CONTESSA ADELAIDE

INTERVENTI INTEGRATIVI PER IL NUOVO MUSEO CIVICO
NEI LOCALI STORICI
ACCORDO DI PROGRAMMA DEL 31/12/2013

N.PROGRESS.

27

PROGETTO ESECUTIVO

N.ELABORATO

04E

PROGETTO IMPIANTI ELETTRICI E SPECIALI

PLANIMETRIA DI COMPLETAMENTO IMPIANTI FORZA MOTRICE E
SPECIALI PER ALLESTIMENTI MULTIMEDIALI PIANO PRIMO

Elaborato da:


Scala 1:100

Nome File: IMP.EL.

Controllato e approvato da: Arch. Maria Pia Dal Bianco

Data: Novembre 2015

Prot. L. 322

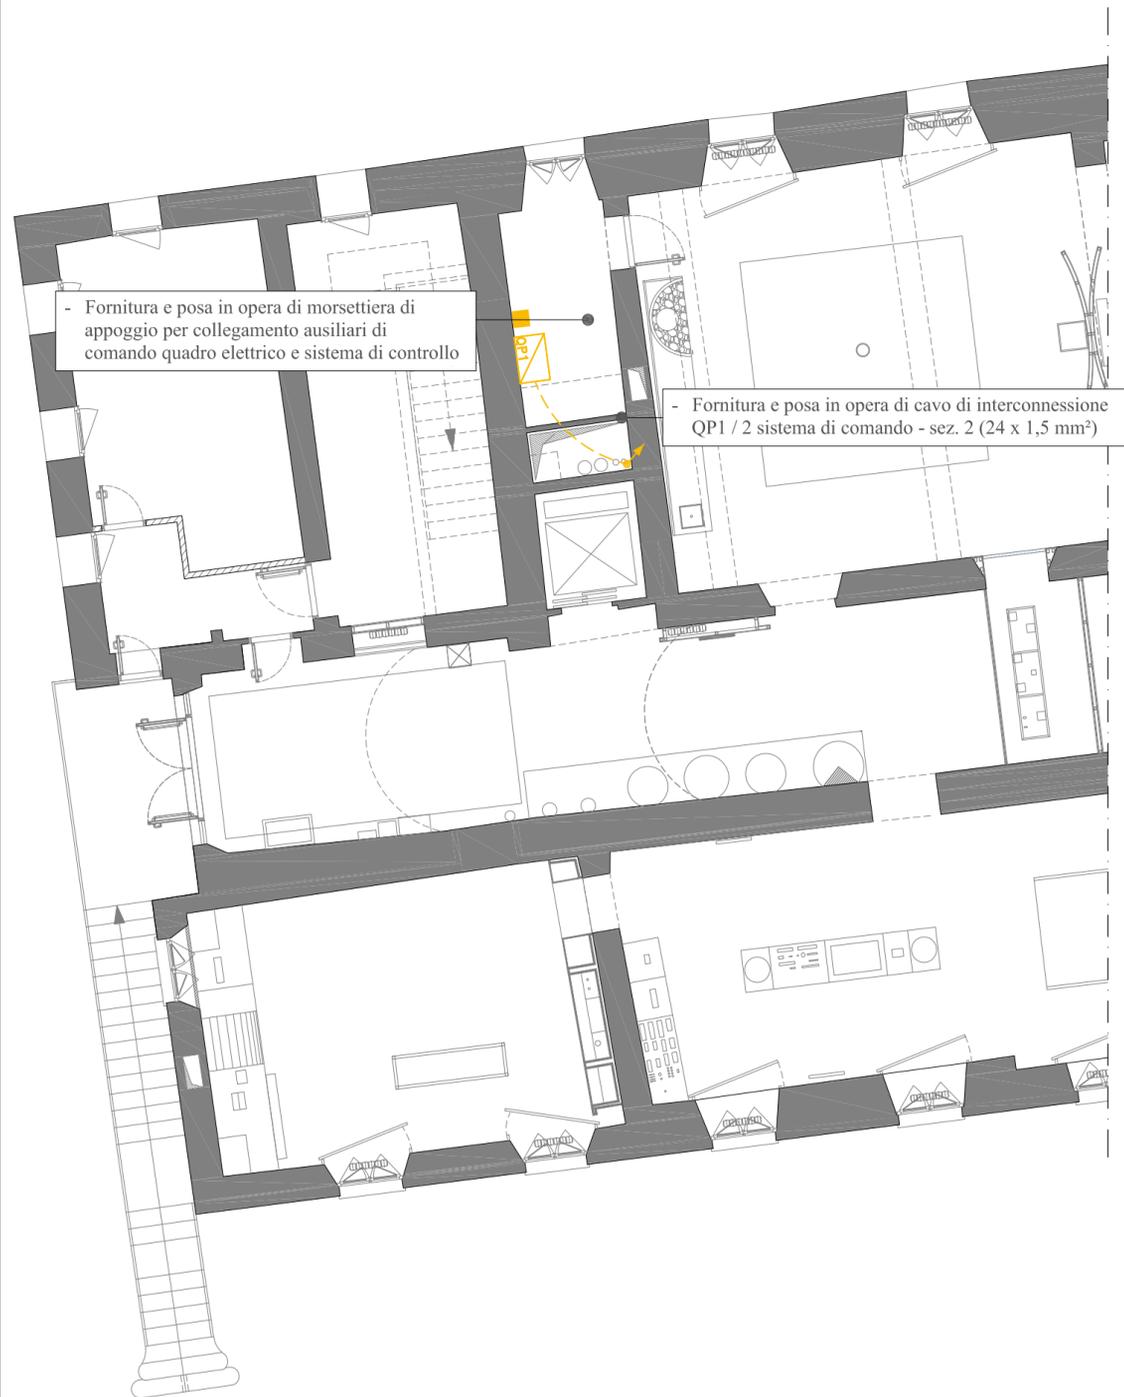

PIANTA PIANO PRIMO

LEGENDA DEI SIMBOLI

	Cassetta di derivazione distribuzione principale
	Tubazione in PVC pesante posata a vista
	Tubazione in PVC pesante posata incassata o sottopavimento
	Nuova presa tipo universale alimentata da UPS continuità assoluta

