



**COMMITTENTE:**  
**COMUNE DI SUSÀ**  
 Via Palazzo di città, 39 - Susa (TO)  
 tel. 0122.648311  
 Direttore del Settore Tecnico  
 Geom. Valerio Menone

**PROGETTO:**  
 Arch. M. P. DAL BIANCO  
 sede legale via Buniva 9 10124 Torino  
 sede operativa Via Papacino 4 10121 Torino  
 tel/fax 011 6997425  
 e-mail studiompdalbianco@gmail.com  
 P.IVA 08786530017

**CASTELLO DELLA CONTESSA ADELAIDE**

INTERVENTI INTEGRATIVI PER IL NUOVO MUSEO CIVICO  
 NEI LOCALI STORICI  
*ACCORDO DI PROGRAMMA DEL 31/12/2013*



N.PROGRESS. **26** N.ELABORATO **03E**

**PROGETTO ESECUTIVO**

**PROGETTO IMPIANTI ELETTRICI E SPECIALI**

**PLANIMETRIA GENERALE INTERVENTI PER INSERIMENTO SISTEMA DI COMANDO E CONTROLLO DOMOTICO**

Elaborato da:	Scala 1:100	Nome File: IMP.EL.
Controllato e approvato da: Arch. Maria Pia Dal Bianco	Data: Novembre 2015	Prot. L. 322

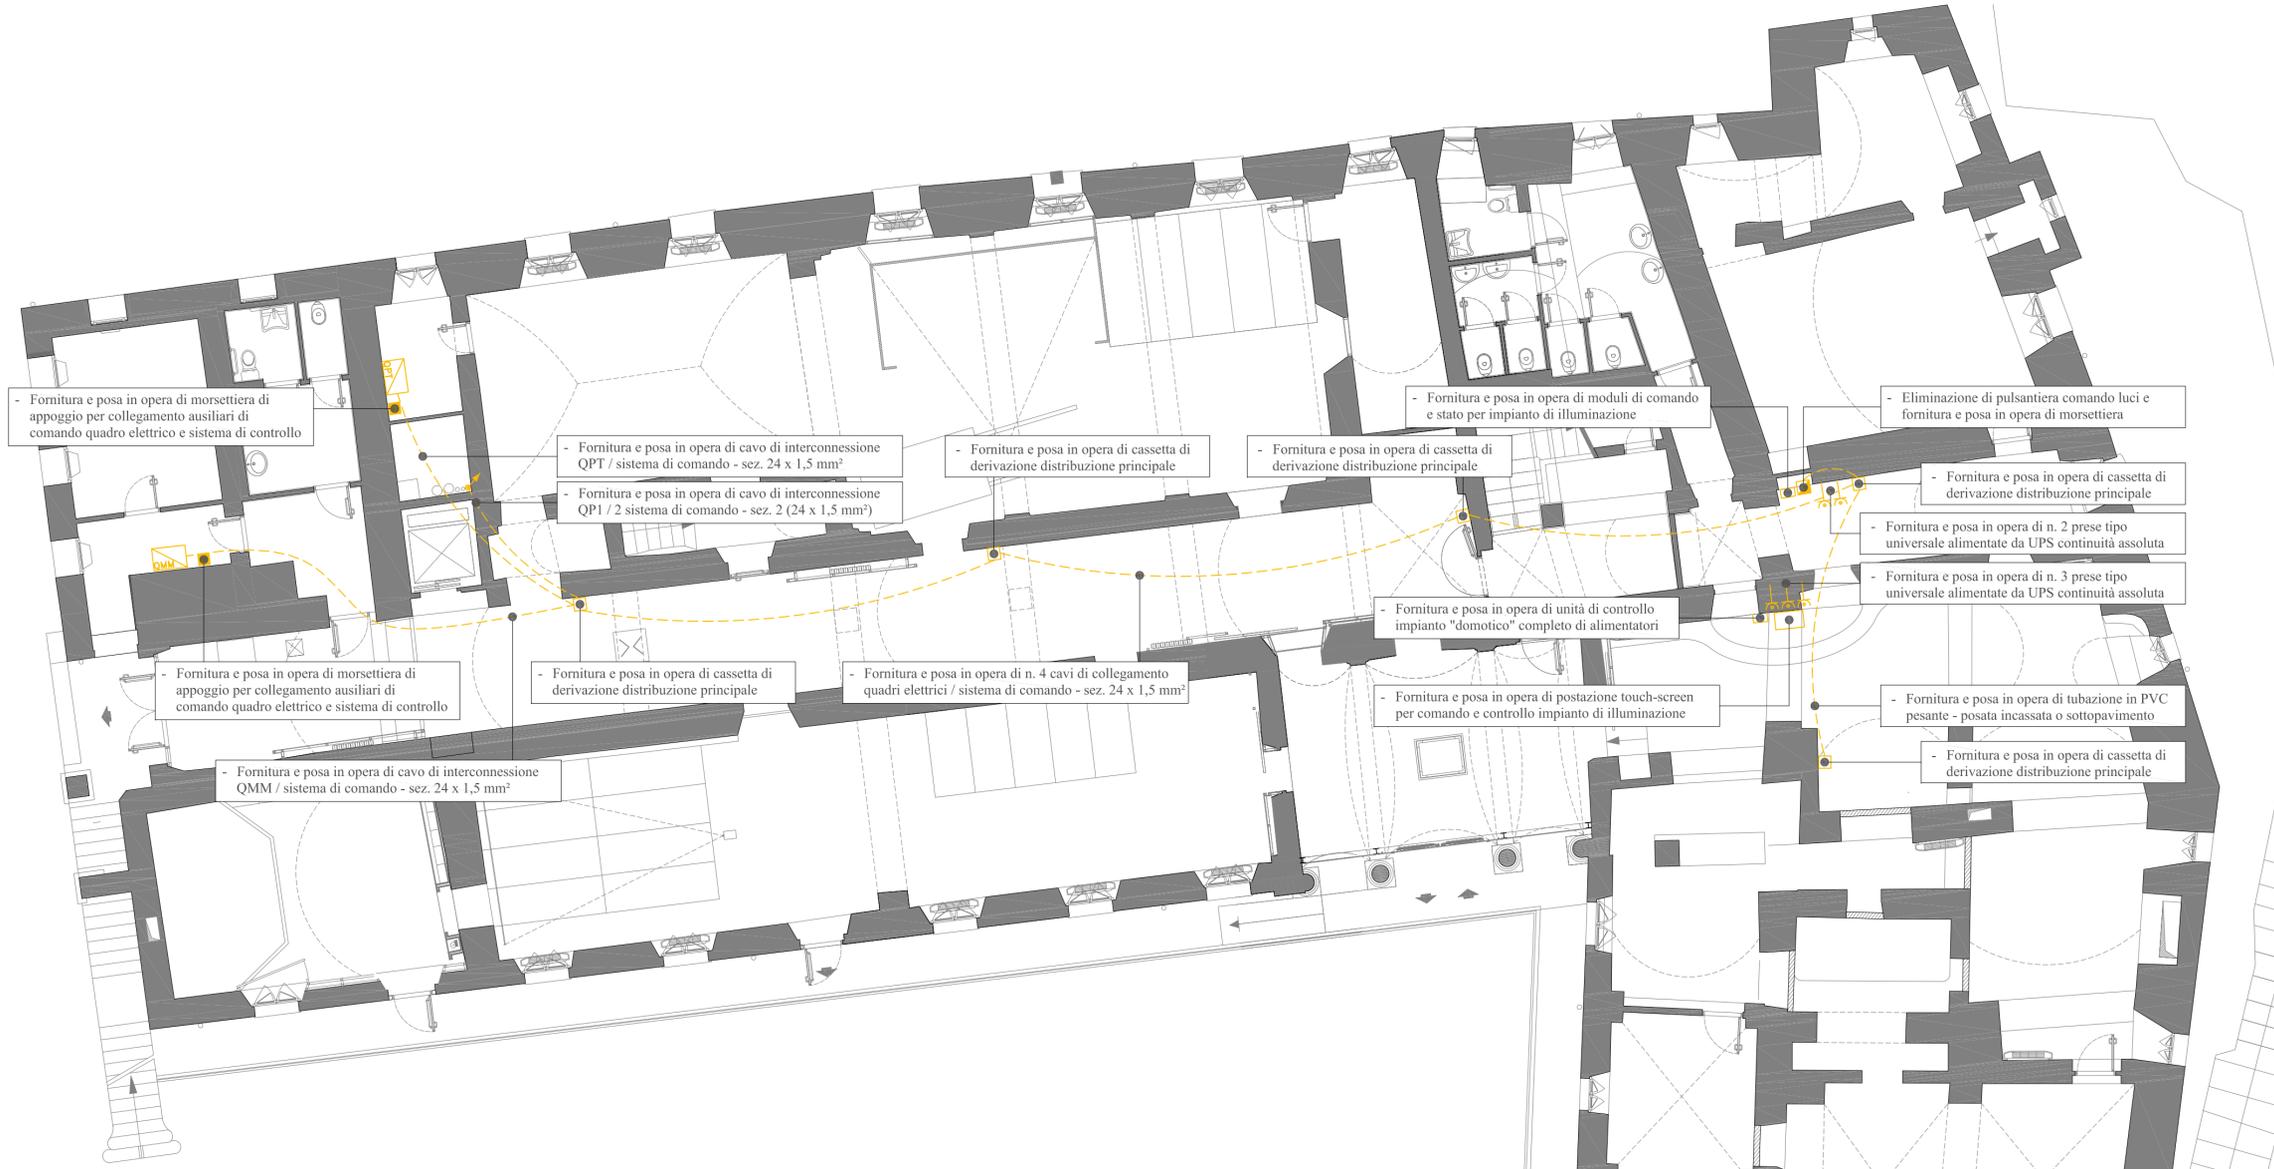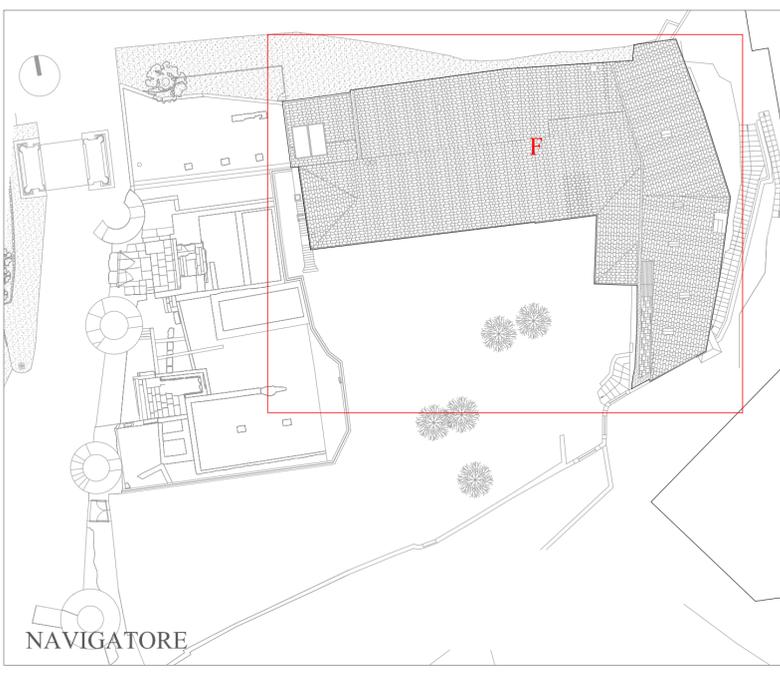

PIANTA PIANO TERRA

LEGENDA DEI SIMBOLI

	Cassetta di derivazione distribuzione principale
	Tubazione in PVC pesante posata a vista
	Tubazione in PVC pesante posata incassata o sottopavimento
	Nuova presa tipo universale alimentata da UPS continuità assoluta