

CITTA' DI SUSA

PROGETTO DEFINITIVO/ESECUTIVO

PER INTERVENTO DI COMPLETAMENTO
FUNZIONALE DELL'IMPIANTO DI RISCALDAMENTO
PRESSO LA SCUOLA DELL'INFANZIA E PRIMARIA
IN CORSO LUCIANO COUVERT N.24 A SUSA (TO)

DOCUMENTO
02_ ELABORATO GRAFICO - TAV. 2
STATO DI FATTO PIANO TERRA

DATA
GIUGNO 2018
SCALA
1:100

IL PROVENIENTE


CITTA' DI SUSA,
Via Palazzo di Città n.39 - 10059 - Susa (TO)
Tel. (+39)0122 646311 - Fax (+39)0122 646307
Codice Fiscale: 86501110018 - Partita IVA: 02706870010

IL PROGETTISTA

ARCHITETTO
BRAIDA-BRUNO Luca
C.F. BRD LCU 81M14 LO13Y
I.V.A. 0368270015
Via S. Pietro 15 - 10059 - Susa (TO)
Cell. 348.22.61.489
E-mail: luca.braida@berco.it
Ordine degli Architetti della Provincia di Torino n. 7799

LOCALE	SIGLA	RADIATORE	POTENZA	TUBO
A2_ INGRESSO	A2	10 elem. x 800 H	1800 W	DN 16
A3_ DEPOSITO	A3	4 elem. x 600 H	568 W	DN 16
A4_ DEPOSITO	A4	9 elem. x 600 H	1278 W	DN 16
B2_ BAGNO	B2	7 elem. x 600 H	994 W	DN 16
B3_ SPOGLATOIO	B3	5 elem. x 600 H	710 W	DN 16
B4_ DISIMPEGNO	B4/1	7 elem. x 600 H	994 W	DN 16
B4_ DISIMPEGNO	B4/2	7 elem. x 600 H	994 W	DN 16

T Termosifoni in acciaio a parete in (progetto altro apparato)
T Termosifoni in acciaio a parete di recente installazione

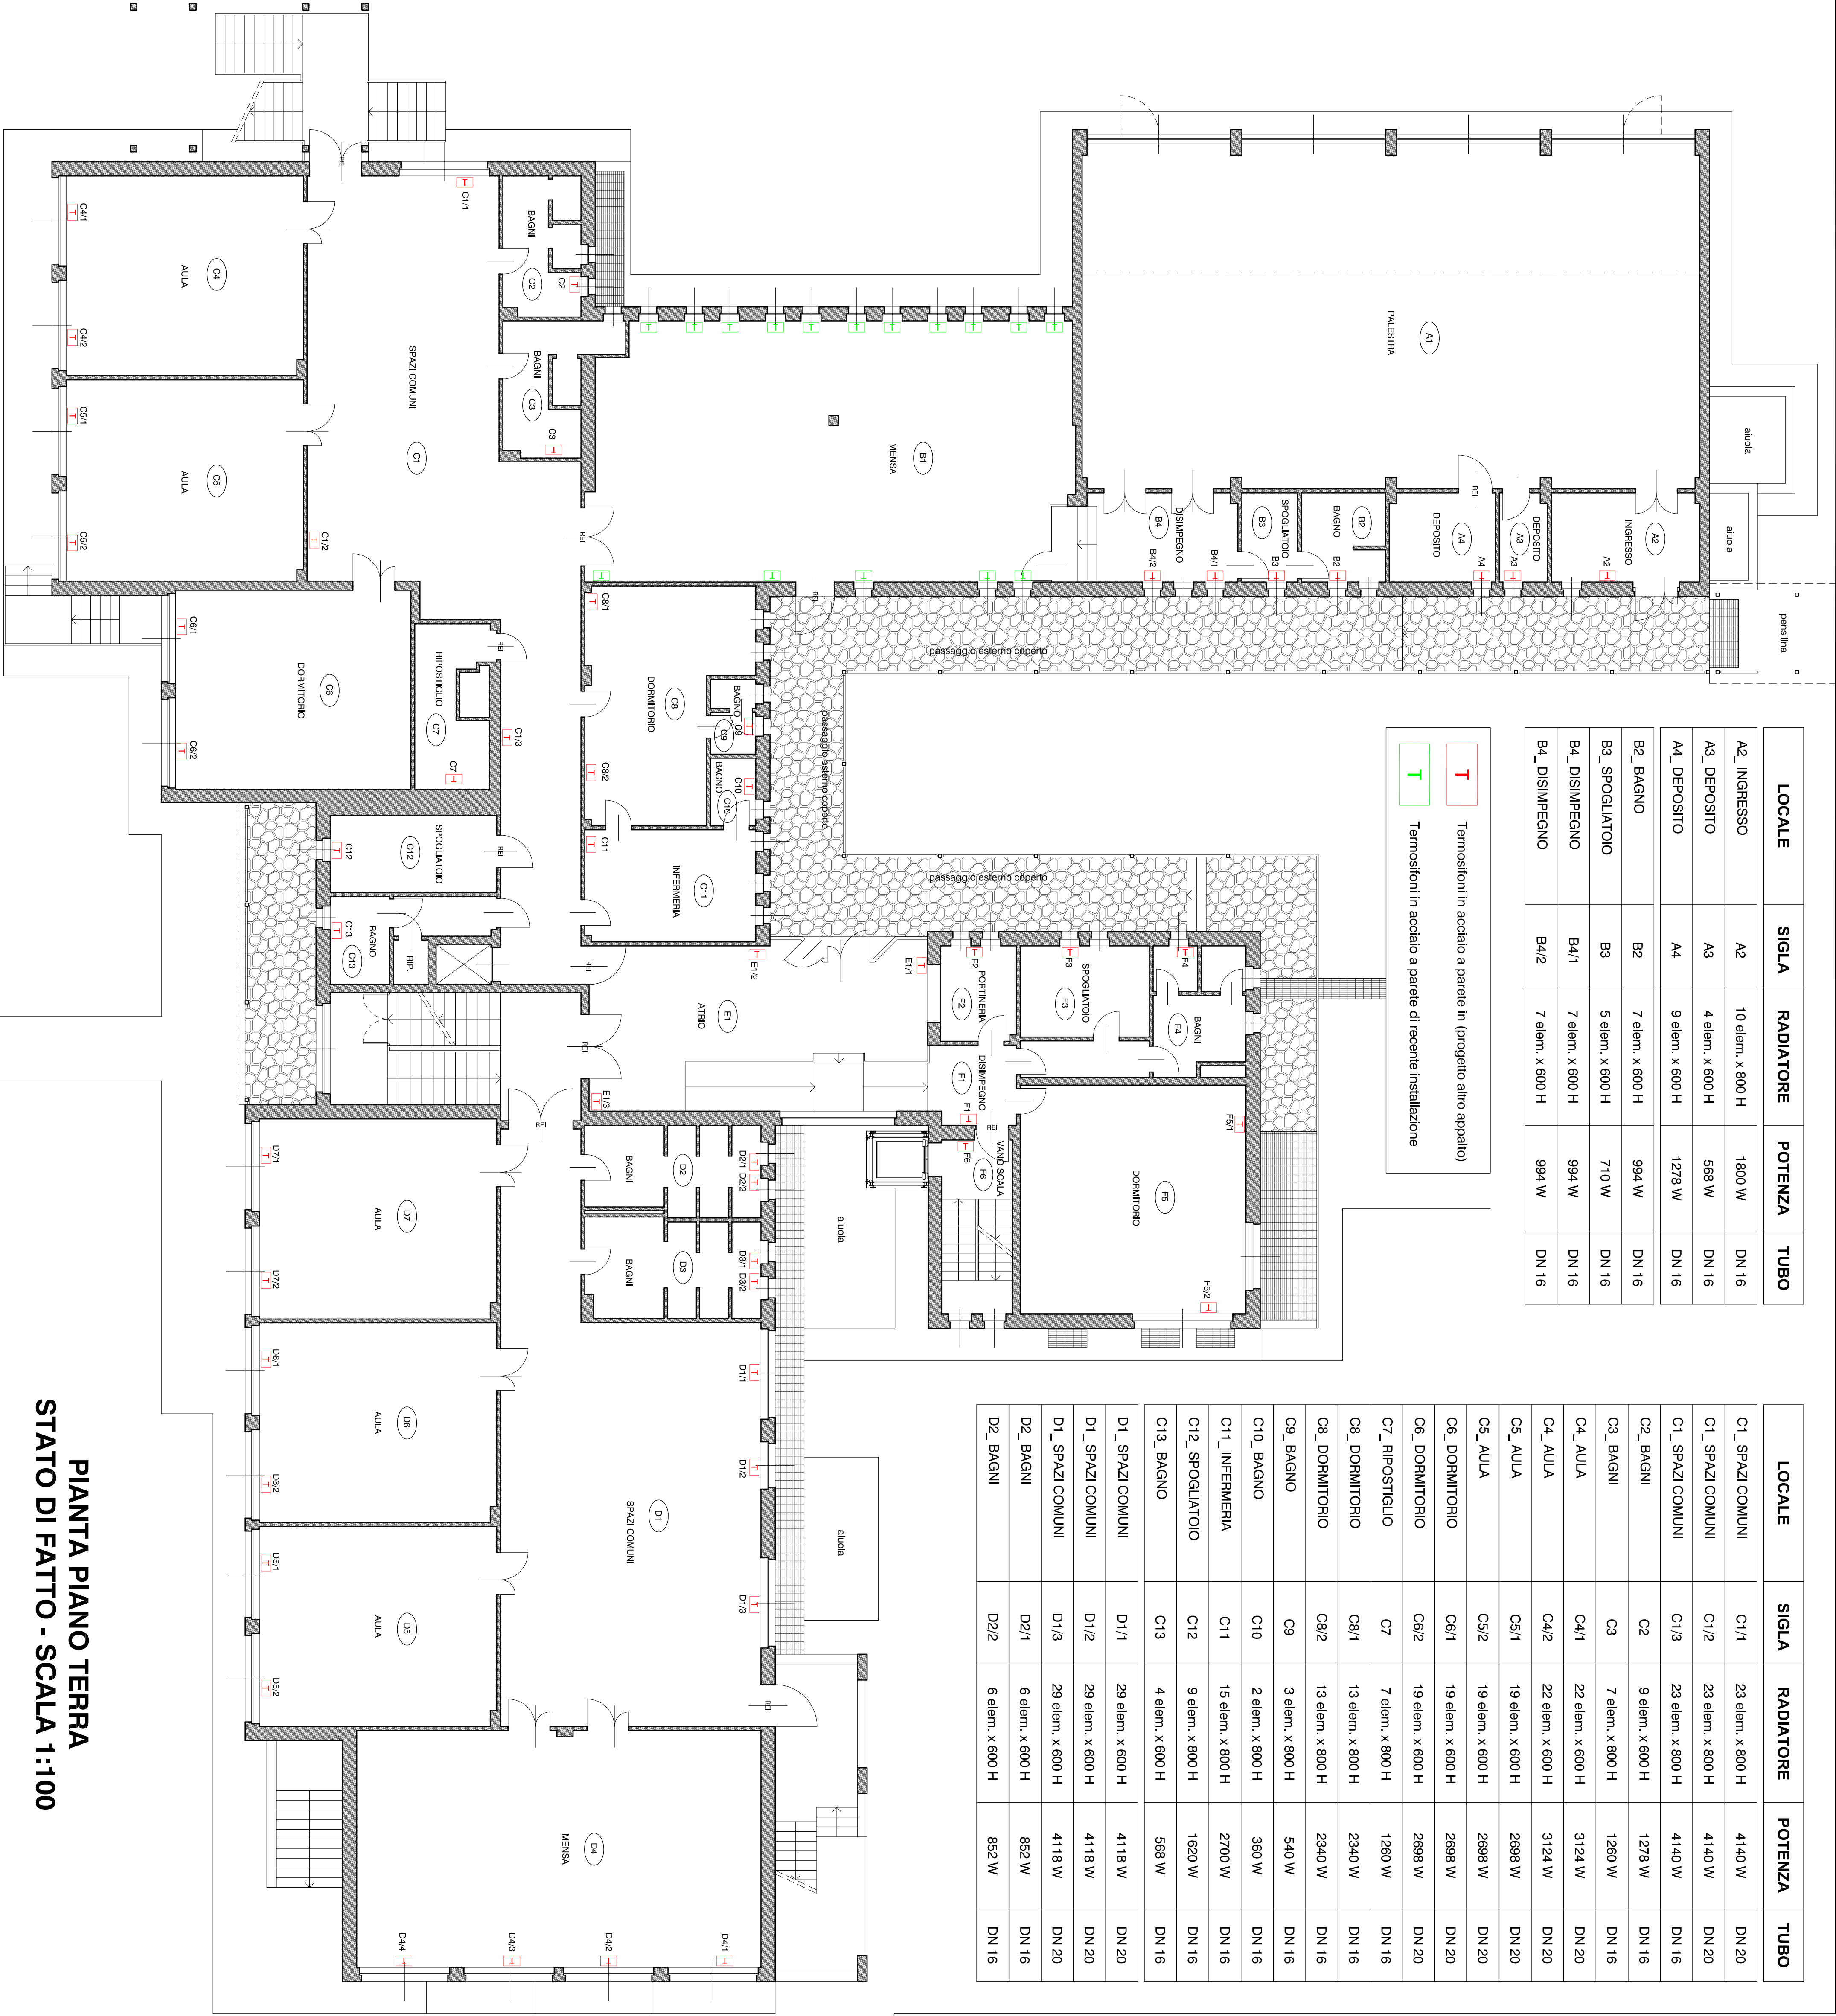

LOCALE	SIGLA	RADIATORE	POTENZA	TUBO
C1_ SPAZI COMUNI	C1/1	23 elem. x 800 H	4140 W	DN 20
C1_ SPAZI COMUNI	C1/2	23 elem. x 800 H	4140 W	DN 20
C1_ SPAZI COMUNI	C1/3	23 elem. x 800 H	4140 W	DN 16
C2_ BAGNI	C2	9 elem. x 600 H	1278 W	DN 16
C3_ BAGNI	C3	7 elem. x 800 H	1260 W	DN 16
C4_ AULA	C4/1	22 elem. x 600 H	3124 W	DN 20
C4_ AULA	C4/2	22 elem. x 600 H	3124 W	DN 20
C5_ AULA	C5/1	19 elem. x 600 H	2698 W	DN 20
C5_ AULA	C5/2	19 elem. x 600 H	2698 W	DN 20
C6_ DORMITORIO	C6/1	19 elem. x 600 H	2698 W	DN 20
C6_ DORMITORIO	C6/2	19 elem. x 600 H	2698 W	DN 20
C7_ RIPOSTIGLIO	C7	7 elem. x 800 H	1260 W	DN 16
C8_ DORMITORIO	C8/1	13 elem. x 800 H	2340 W	DN 16
C8_ DORMITORIO	C8/2	13 elem. x 800 H	2340 W	DN 16
C9_ BAGNO	C9	3 elem. x 800 H	540 W	DN 16
C10_ BAGNO	C10	2 elem. x 800 H	360 W	DN 16
C11_ INFERMERIA	C11	15 elem. x 800 H	2700 W	DN 16
C12_ SPOGLATOIO	C12	9 elem. x 800 H	1620 W	DN 16
C13_ BAGNO	C13	4 elem. x 600 H	568 W	DN 16
D1_ SPAZI COMUNI	D1/1	29 elem. x 600 H	4118 W	DN 20
D1_ SPAZI COMUNI	D1/2	29 elem. x 600 H	4118 W	DN 20
D1_ SPAZI COMUNI	D1/3	29 elem. x 600 H	4118 W	DN 20
D2_ BAGNI	D2/1	6 elem. x 600 H	852 W	DN 16
D2_ BAGNI	D2/2	6 elem. x 600 H	852 W	DN 16

LOCALE	SIGLA	RADIATORE	POTENZA	TUBO
D3_ BAGNI	D3/1	6 elem. x 600 H	852 W	DN 16
D3_ BAGNI	D3/2	6 elem. x 600 H	852 W	DN 16
D4_ MENSA	D4/1	20 elem. x 600 H	2840 W	DN 20
D4_ MENSA	D4/2	20 elem. x 600 H	2840 W	DN 20
D4_ MENSA	D4/3	20 elem. x 600 H	2840 W	DN 20
D4_ MENSA	D4/4	20 elem. x 600 H	2840 W	DN 20
D5_ AULA	D5/1	20 elem. x 600 H	2840 W	DN 20
D5_ AULA	D5/2	20 elem. x 600 H	2840 W	DN 20
D6_ AULA	D6/1	20 elem. x 600 H	2840 W	DN 20
D6_ AULA	D6/2	20 elem. x 600 H	2840 W	DN 20
D7_ AULA	D7/1	20 elem. x 600 H	2840 W	DN 20
D7_ AULA	D7/2	20 elem. x 600 H	2840 W	DN 20
E1_ ATRIO	E1/1	12 elem. x 800 H	2160 W	DN 16
E1_ ATRIO	E1/2	12 elem. x 800 H	2160 W	DN 20
E1_ ATRIO	E1/3	12 elem. x 800 H	2160 W	DN 20
F1_ DISIMPEGNO	F1	4 elem. x 800 H	720 W	DN 16
F2_ PORTINERIA	F2	6 elem. x 600 H	852 W	DN 16
F3_ SPOGLATOIO	F3	10 elem. x 600 H	1420 W	DN 16
F4_ BAGNI	F4/1	5 elem. x 600 H	710 W	DN 16
F4_ BAGNI	F4/2	4 elem. x 800 H	720 W	DN 16
F5_ DORMITORIO	F5/1	17 elem. x 800 H	3060 W	DN 16
F5_ DORMITORIO	F5/2	21 elem. x 600 H	2982 W	DN 20
F6_ VANO SCALA	F6	8 elem. x 800 H	1440 W	DN 16

PIANTA PIANO TERRA
STATO DI FATTO - SCALA 1:100