

REGIONE PIEMONTE**PROVINCIA DI TORINO**

CITTA' DI SUSA

PROGETTO DEFINITIVO/ESECUTIVO

**PER INTERVENTO DI COMPLETAMENTO
FUNZIONALE DELL'IMPIANTO DI RISCALDAMENTO
PRESSO LA SCUOLA DELL'INFANZIA E PRIMARIA
IN CORSO LUCIANO COUVERT N.24 A SUSÀ (TO)**

DOCUMENTO

GIUGNO 2014

02 - ELABORATO GRAFICO - TAV. 4


1:100

IL PROPONENTE

Città di Susa
Via Palazzo di Città n.39 - 10059 - Susa (TO)
Tel. (+39)0122 648311 - Fax (+39)0122 648307
Codice Fiscale: 86501110018 - Partita IVA: 02703870010

IL PROGETTISTA

ARCHITETTO
BRADA-BRUNO Luca
C.F.: BRD LCU 81M4 L013Y
P. IVA 09892700015
Via Berenini n.6 - 10059 - Susa (TO)
Cell. 348.22.61.489
E-mail: luca.brada@libero.it
Ordine degli Architetti della Provincia di Torino n. 77399

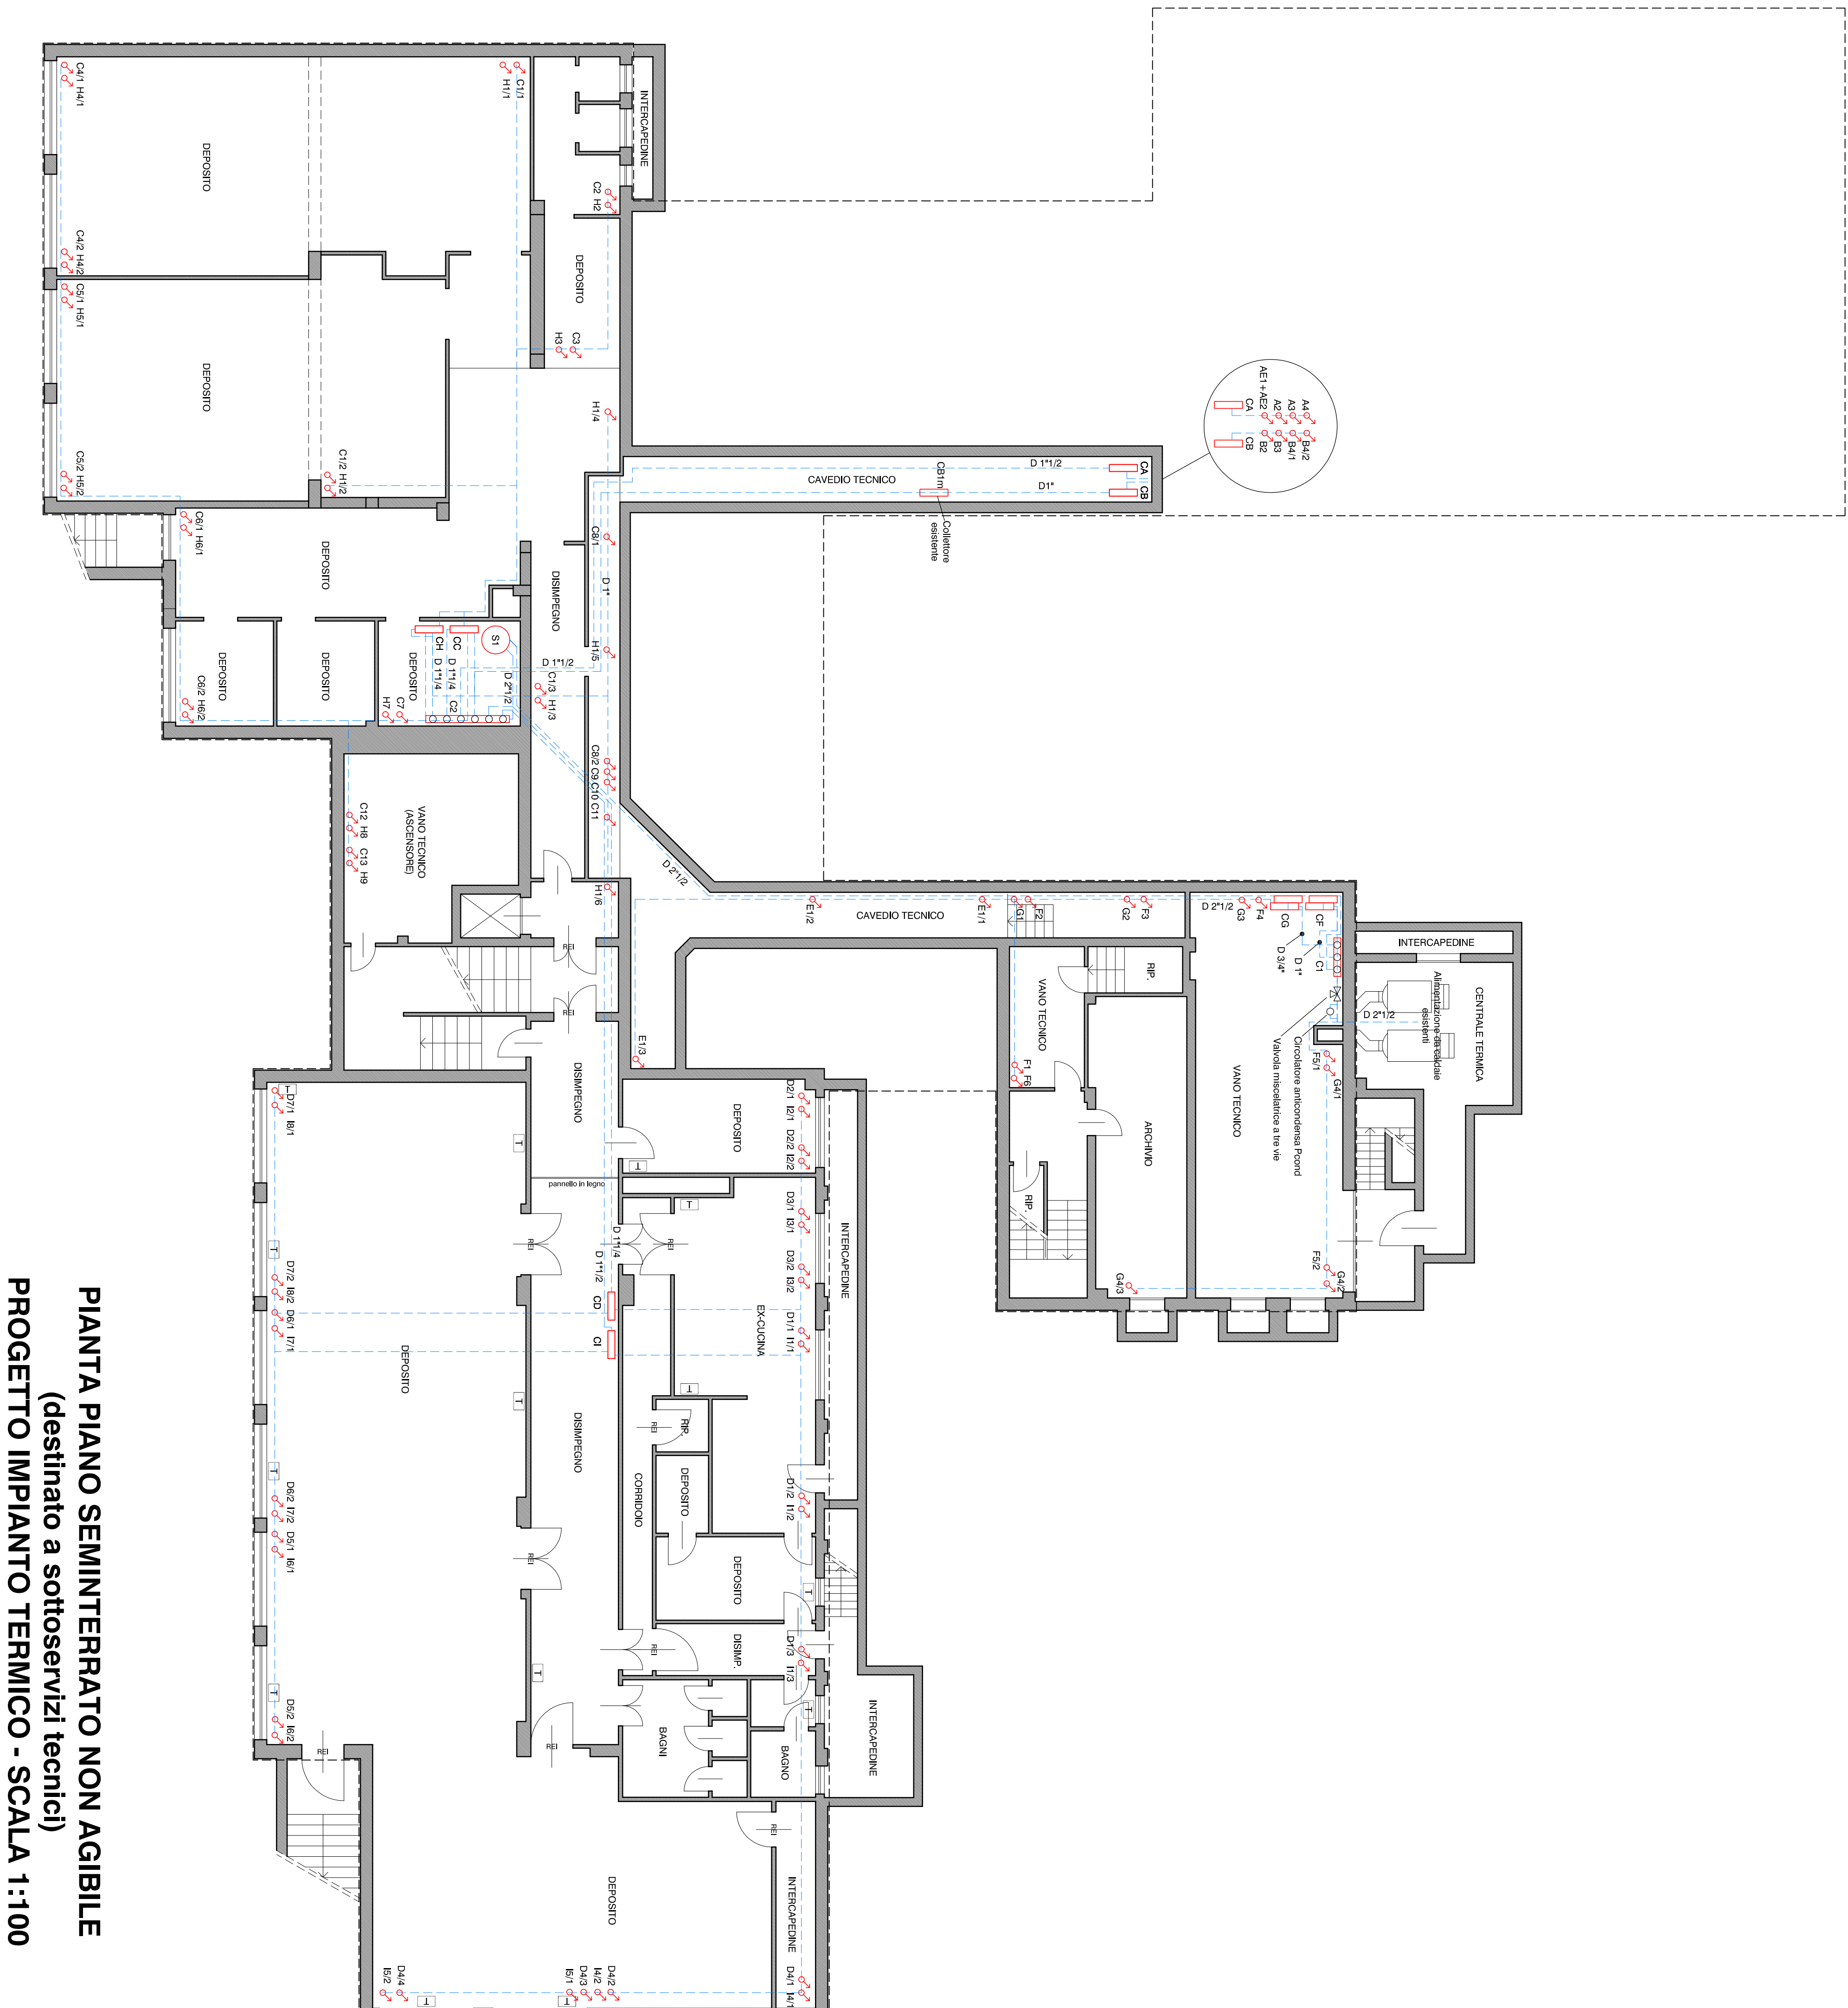

PIANTA PIANO SEMINTERRATO NON AGIBILE
(destinato a sottoservizi tecnici)
PROGETTO IMPIANTO TERMICO - SCALA 1:1000

LEGENDA IMPIANTO TERMICO

Termosifoni in acciaio a parete in progetto

T* Aerotermi a parete in progetto

Tubazioni ascendenti a parete in progetto

 Tubazioni discendenti a parete in progetto

Tubazioni verticali a parete in progetto

Tubazioni orizzontali in progetto